
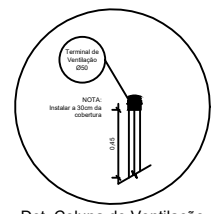


Especo	
Caixas de Passagem	
Caixa de areia pluvial PVC	1 pc
CA PVC - 30 cm	2 pc
PVC Acessórios	
Sifão de copo p/ pia e lavatório	1 pc
1" - 2"	1 pc
Válvula p/ pia	1 pc
1"	1 pc
PVC Esgoto	
Joelho 45	1 pc
50 mm	1 pc
Joelho 90	2 pc
50 mm	2 pc
Luva simples	2 pc
50 mm	2 pc
Tubo PVC ponta-bolsa c/ virola	4.92 m
75 mm - 3"	4.92 m
Tubo rígido c/ ponta lisa	0.86 m
50 mm - 2"	0.86 m
Unidades de tratamento	
Alça	1 pc
Ferro	1 pc
Concreto	0.07 m ³


Especo	
Caixas de Passagem	
Caixa de areia pluvial PVC	1 pc
CA PVC - 30 cm	2 pc
PVC Acessórios	
Sifão de copo p/ pia e lavatório	1 pc
1" - 2"	1 pc
Válvula p/ pia	1 pc
1"	1 pc
PVC Esgoto	
Joelho 45	1 pc
50 mm	1 pc
Joelho 90	2 pc
50 mm	2 pc
Luva simples	2 pc
50 mm	2 pc
Tubo PVC ponta-bolsa c/ virola	4.92 m
75 mm - 3"	4.92 m
Tubo rígido c/ ponta lisa	0.86 m
50 mm - 2"	0.86 m
Unidades de tratamento	
Alça	1 pc
Ferro	1 pc
Concreto	0.07 m ³

- NOTAS 1
- TODA TUBULAÇÃO E EM PVC RÍGIDO TERÃO MEDIDAS EM MILÍMETROS; OS TUBOS E CONEXÕES DA REDE DE ESGOTO SANITÁRIO COM DIÂMETROS ATÉ 100 mm SERÃO EM PVC TIPO ESGOTO, SERIE REFORÇADA, SOLDAVEL.
 - AS LIGAÇÕES DEVERÃO ATENDER OS REGULAMENTOS E NORMAS DAS CONCESSIONÁRIAS LOCAIS.
 - A COLUNA DE VENTILAÇÃO DEVE ULTRAPASSAR EM PELO MENOS 30 cm O NÍVEL DA COBERTURA, A FIM DE EVITAR ODORES.
 - NAS TUBULAÇÕES ENTERRADAS ADOTAR RECOBRIMENTO MIN. DE 30cm NOS LOCAIS SEM TRAFEGO DE VEICULO E 60cm NOS LOCAIS SUJEITOS A TRAFEGO DE VEICULO LEVES.
 - COMERCIALMENTE OS TUBOS SÃO VENDIDOS COM O COMPRIMENTO DE 6M, LOGO ARREDONDOU-SE, O COMPRIMENTO TOTAL DE TUBO P/ MÚLTIPLO DE 6.
- NOTAS 2
- MEDIDAS GERAIS EM METROS;
 - VERIFICAR DETALHES CONSTRUTIVOS;
 - EM CASO DE CONFLITO DE INFORMAÇÕES ENTRE O PROJETO GRÁFICO E O MEMORIAL DESCRITIVO, PREVALECE A INFORMAÇÃO CONTIDA NOS DESENHOS;
 - ALTERAÇÕES NESTE PROJETO SOMENTE COM AUTORIZAÇÃO EXPRESSA DO AUTOR.
- REFERÊNCIAS
- PLANILHA DE QUANTITATIVOS;
 - MEMORIAL DESCRITIVO E ESPECIFICAÇÕES TÉCNICAS.


Especo	
Caixas de Passagem	
Caixa de areia pluvial PVC	2 pc
CA PVC - 30 cm	2 pc
PVC Acessórios	
Caixa sifonada	4 pc
150x150x50	4 pc
150x185x75	1 pc
Sifão de copo p/ pia e lavatório	12 pc
1" - 1.1/2"	12 pc
Válvula p/ lavatório e tanque	12 pc
1"	12 pc
PVC Esgoto	
Curva 90 curta	6 pc
100 mm	6 pc
40 mm	12 pc
Joelho 45	2 pc
100 mm	10 pc
40 mm	6 pc
Joelho 90	2 pc
50 mm	2 pc
Joelho 90 clanel p/ esgoto secundário	12 pc
40 mm - 1.1/2"	12 pc
Junção simples	2 pc
100 mm - 50 mm	4 pc
100 mm - 100 mm	1 pc
75 mm 75 mm	1 pc
Luva simples	12 pc
100 mm	12 pc
Tubo PVC ponta-bolsa c/ virola	4.88 m
100 mm - 4"	4.88 m
50 mm - 2"	8.93 m
75 mm - 3"	3.09 m
Tubo rígido c/ ponta lisa	6.82 m
100 mm - 4"	19.67 m
40 mm	5.37 m
50 mm - 2"	5.37 m
Tê sanitário	2 pc
100 mm - 50 mm	2 pc

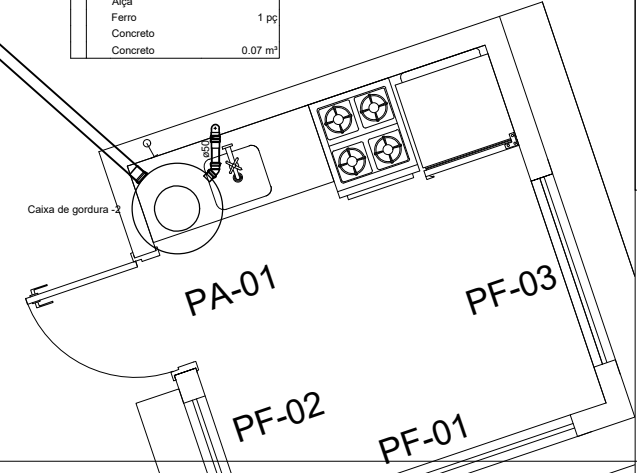

Det. Coluna de Ventilação
Escala 1/10

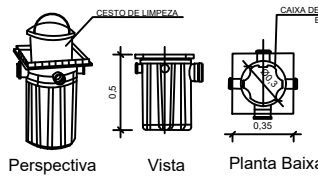


Perspectiva Vista Planta Baixa

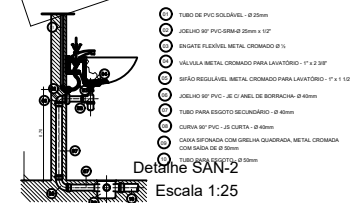


Det. Lavatório
Escala 1:25

Detalhe SAN-1
Escala 1:25

 Corte A
Escala 1/25





Corte B
Escala 1/25

 


Caixa de Inspeção (CI)
Caixa de Passagem (CP)
Escala 1/25


Planta Baixa
Escala 1/25

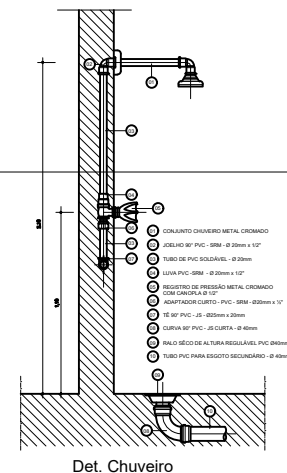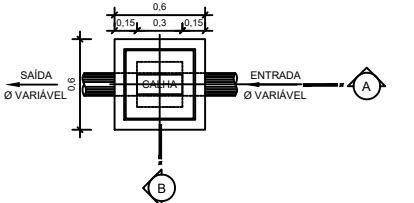

Det. Chuveiro
Escala 1/25

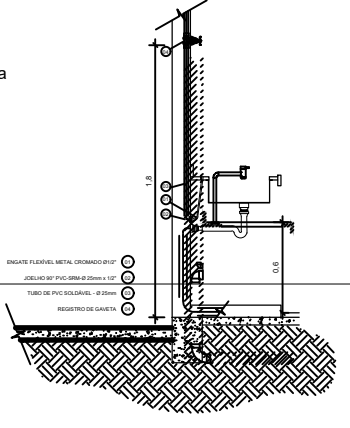

Det. Pia
Escala 1/25

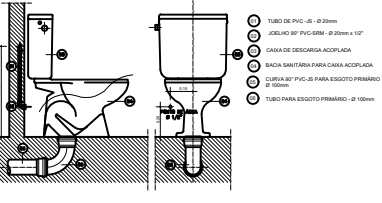

Det. Vaso sanitário c/ Cx acoplada
Escala 1/25

PREFEITURA MUNICIPAL DE IGARAPÉ AÇU

PROJETO BALNEÁRIO PAU CHEIROSO

Número da plancha:

Responsável Técnico: ENG. KIMI YANO
CREA: 20454/D-PA
Cadista: MAURO LUCAS BEGOT SIQUEIRA

Data: 09/06/2022
Escala: Indicada

02 / 03